




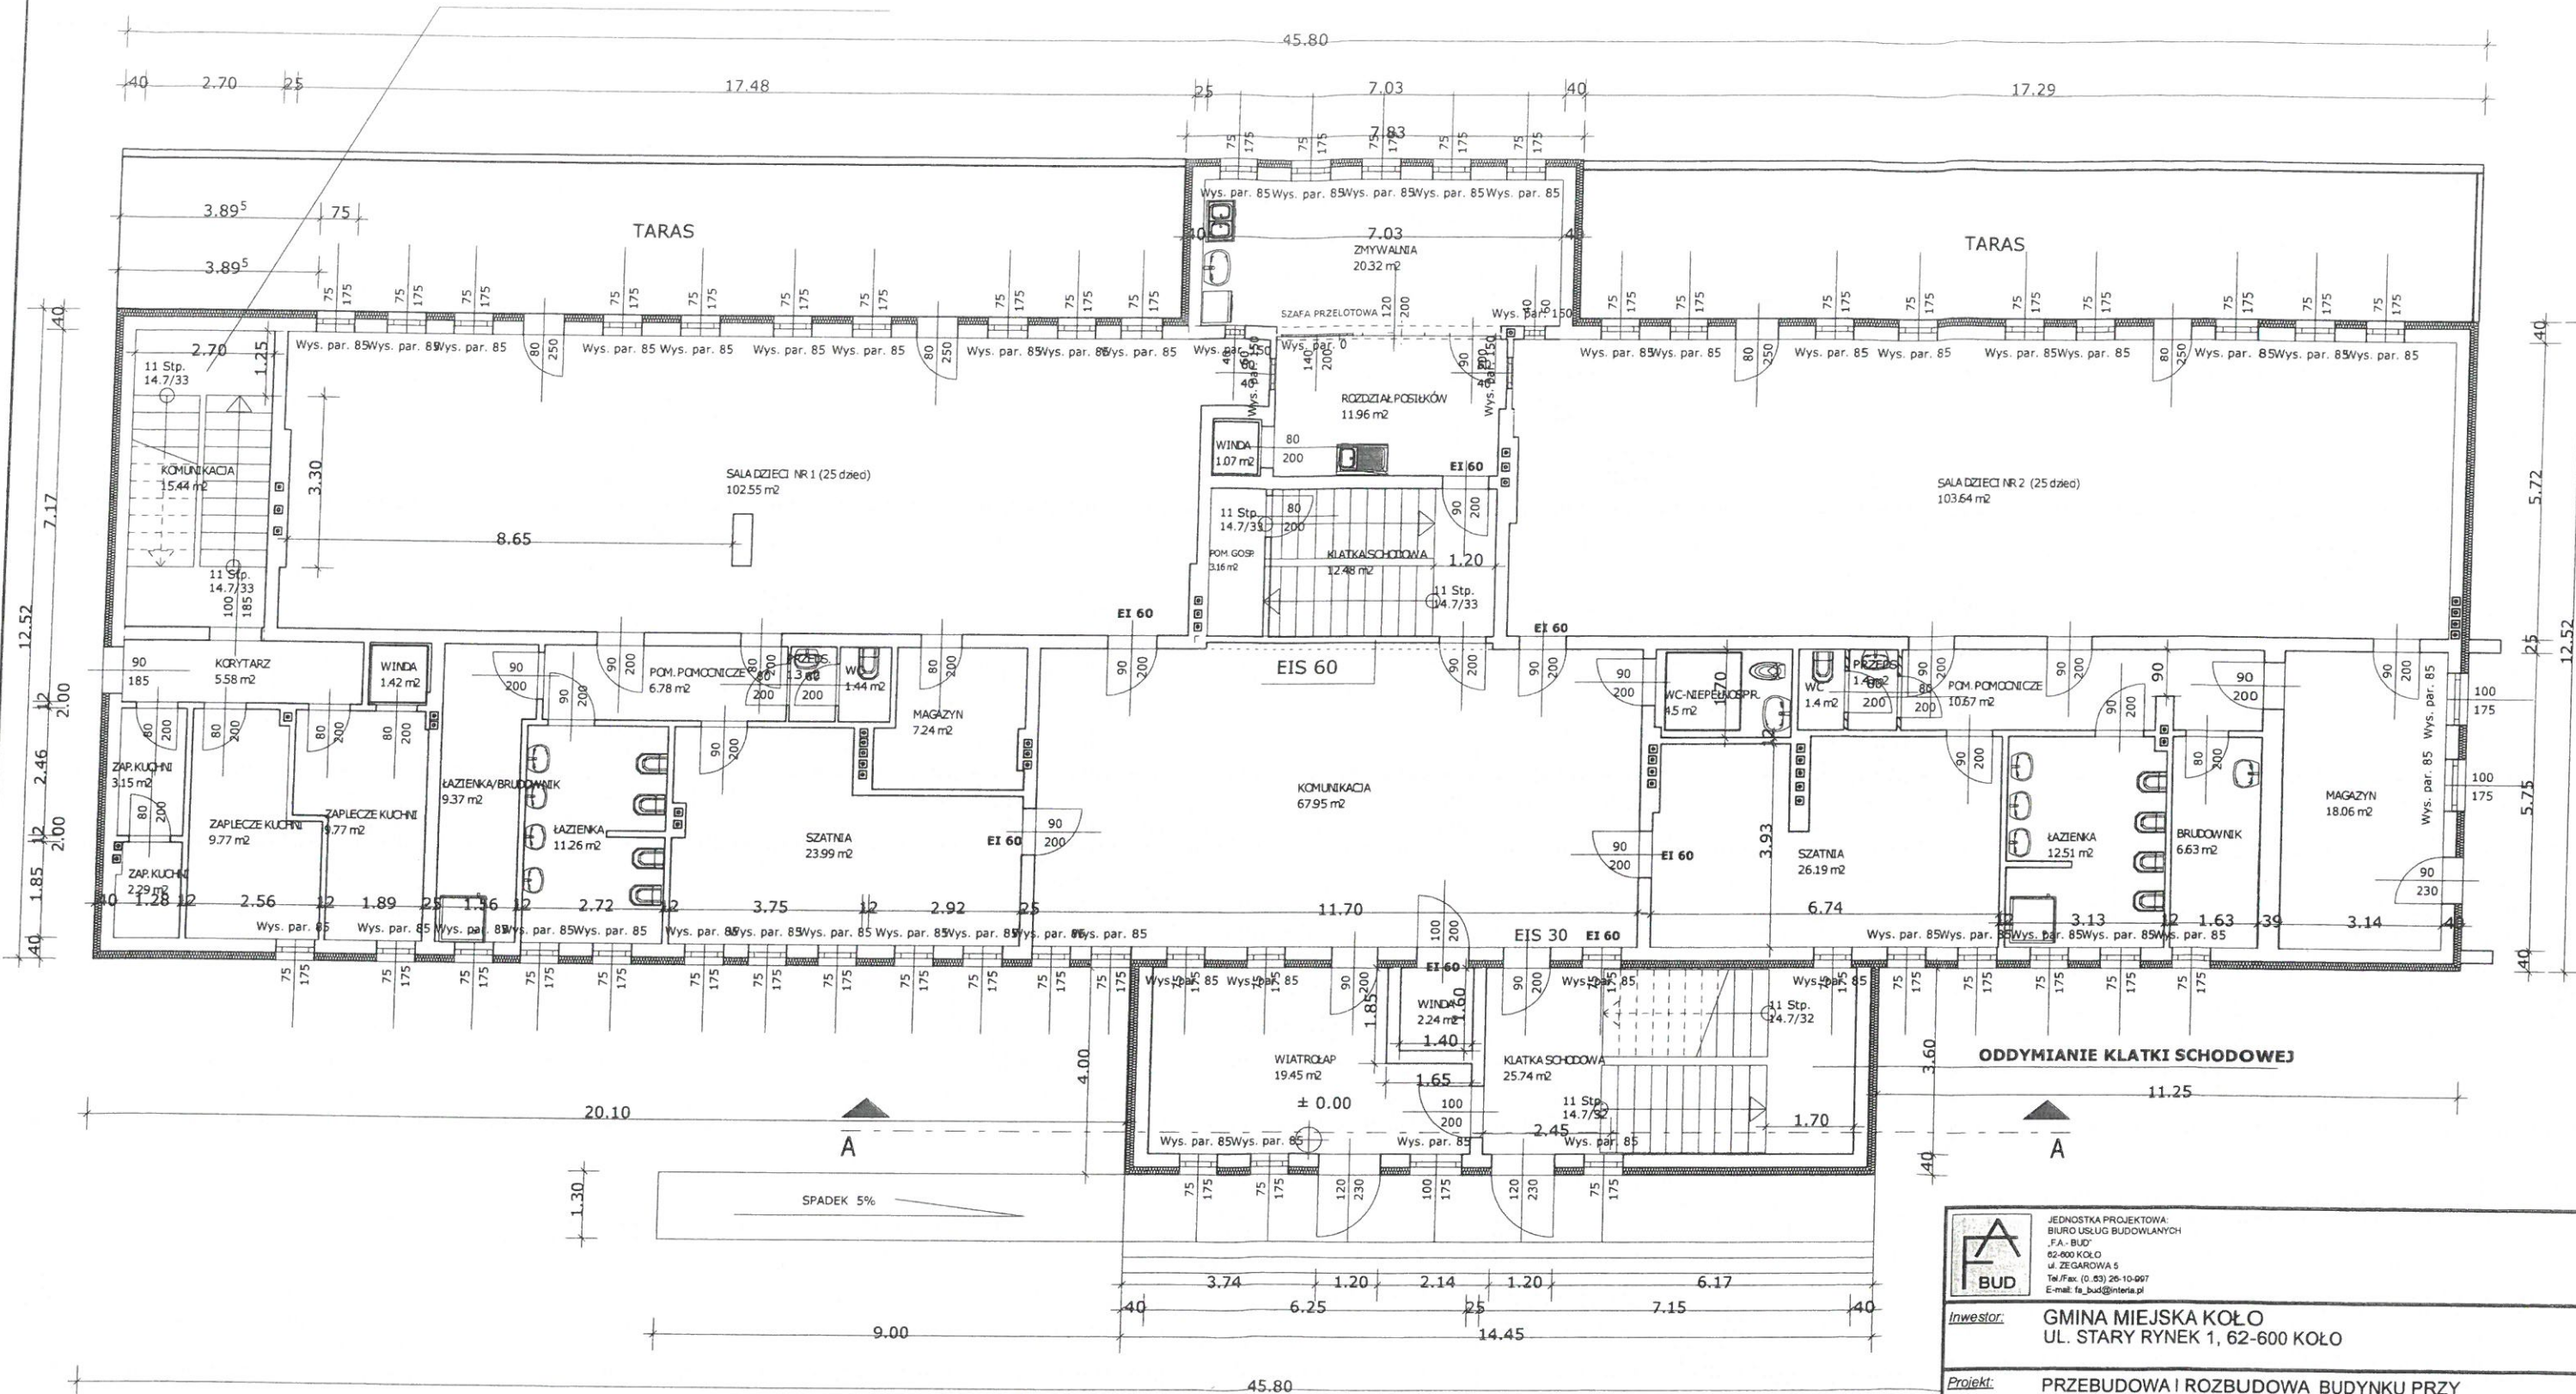

## ODDYMIAŁNIE KLATKI SCHODOWEJ




Zapiniowano / Uzgodniono bez zastrzeżeń  
na podstawie Ustawy z dnia 14 marca 1985r.  
o Państwowej Inspekcji Sanitarnej

Państwowy Powiatowy Inspektor Sanitarny  
w Kole  
mgr Ewa Lewicka  
Kole, dnia 15.03.2021.  
/podpis/

RZUT PARTERU  
SKALA 1:125

	JEDNOSTKA PROJEKTOWA: BIURO USŁUG BUDOWLANYCH P.A. - BUD 62-600 KOŁO ul. ŻEGAROWA 5 Tel./Fax: (0.53) 26-10-997 E-mail: fa_bud@interia.pl	
	Inwestor: <b>GMINA MIEJSKA KOŁO</b> <b>UL. STARY RYNEK 1, 62-600 KOŁO</b>	
Projekt:	<b>PRZEBUDOWA I ROZBUDOWA BUDYNKU PRZY          UL. POWSTANCÓW WŁKP 6 W KOLE NA ŻŁOBEK          62-600 KOŁO</b>	
Projektant: Uprawnienia:	mgr inż. arch. Agnieszka Ogrodowczyk-Gruszczyńska uprawnienia budowlane bez ograniczeń w specjalności architektonicznej  16/R-258/ŁOIA/04	Podpis: 
Sprawdził: Uprawnienia:	mgr inż. arch. Paweł Pierożyński uprawnienia budowlane bez ograniczeń w specjalności architektonicznej  Nr 18/08/DOIA	Podpis: 
Opracował:	inż. Konrad Chojnacki	Podpis:
<b>Parter</b>		
Nr rys.:	Data: 05.03.2021	Skala: 1 : 125



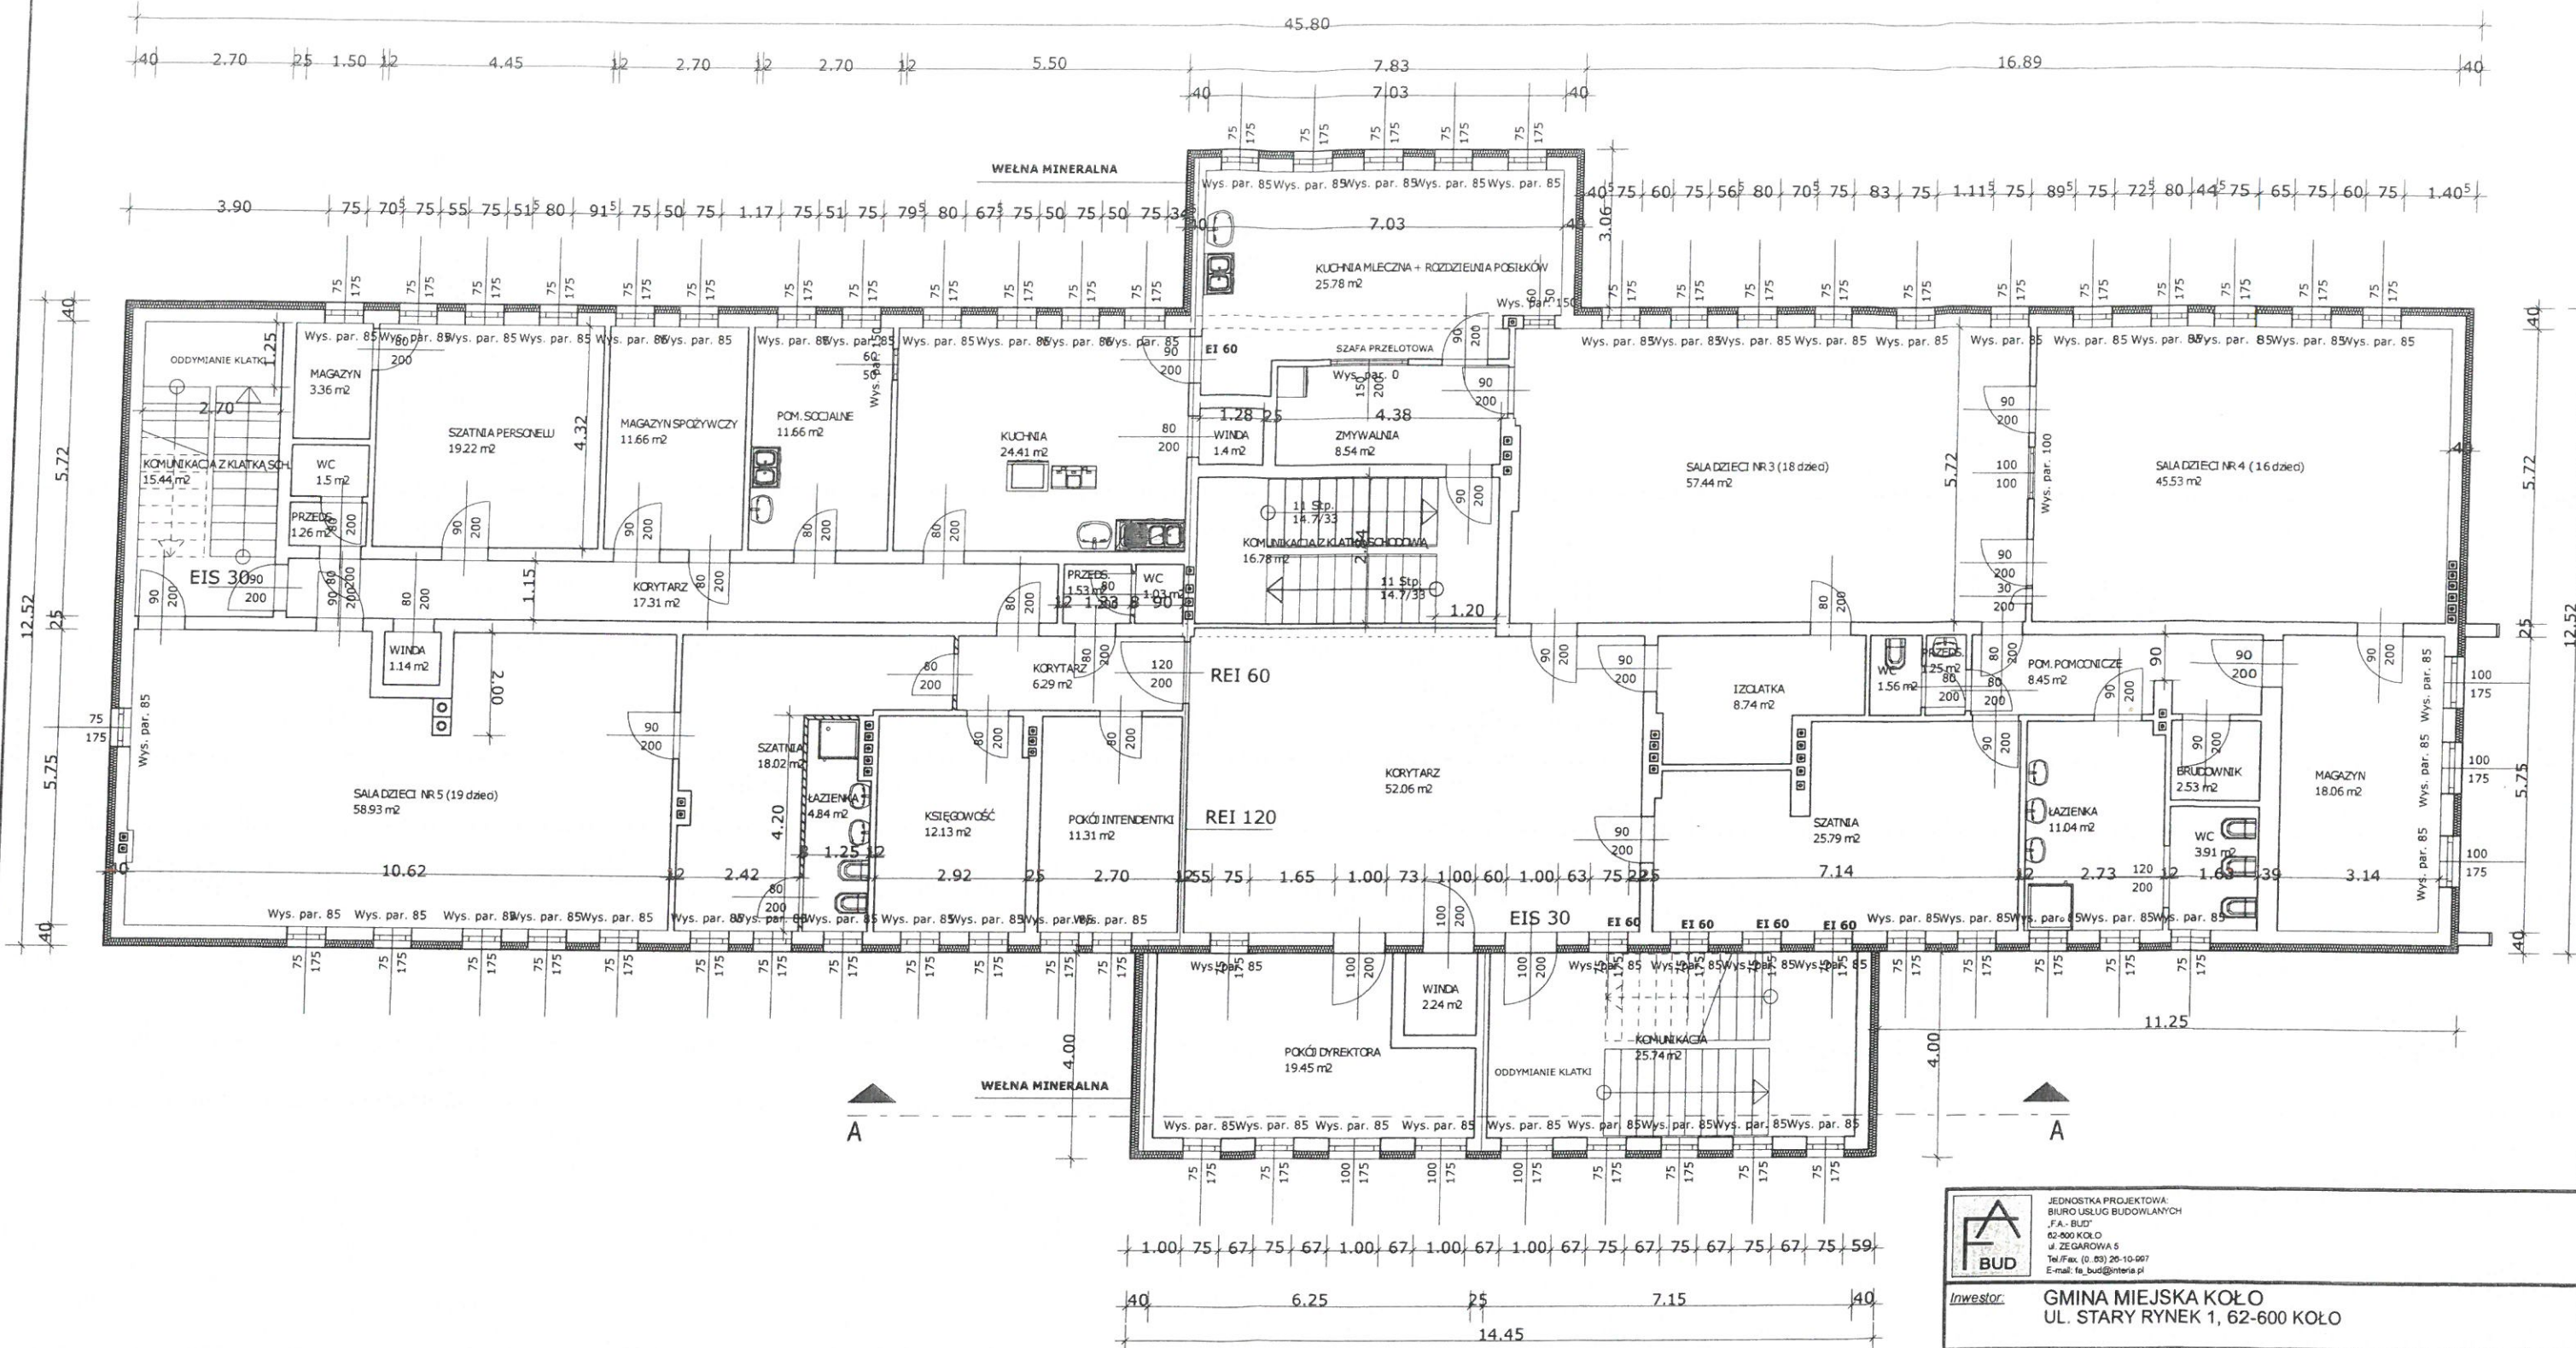

RZUT PIĘTRA  
SKALA 1:125

Zapiniowano / Uzgodniono bez zastrzeżeń  
na podstawie Ustawy z dnia 14 marca 1985r.  
o Państwowej Inspekcji Sanitarnej

Państwowy Powiatowy Inspektor Sanitarny  
w Kole

mgr Ewa Letowska

Kole, dnia 15.03.2021r.

/podpis/

	<p>JEDNOSTKA PROJEKTOWA: BIURO USŁUG BUDOWLANYCH "J.A. BUD" 62-600 KOŁO ul. ZEGAROWA 5 Tel./Fax. (0.83) 26-10-007 E-mail: fa_bud@interia.pl</p>
Inwestor:	<p>GMINA MIEJSKA KOŁO UL. STARY RYNEK 1, 62-600 KOŁO</p>
Projekt:	<p>PRZEBUDOWA I ROZBUDOWA BUDYNKU PRZY UL. POWSTAŃCÓW WŁKP 6 W KOLE NA ŻŁOBEK 62-600 KOŁO</p>
Projektant: Uprawnienia:	<p>mgr inż. arch. Agnieszka Ogrodowczyk-Gruszczynska uprawnienia budowlane bez ograniczeń w specjalności architektonicznej</p>
Sprawdził: Uprawnienia:	<p>mgr inż. arch. Paweł Pierozynski uprawnienia budowlane bez ograniczeń w specjalności architektonicznej</p>
Opracował:	<p>inż. Konrad Chojnacki</p>
Nr rys.:	<p>1. Piętro</p>
Data:	<p>05.03.2021</p>
Skala:	<p>1 : 125</p>